


LEGENDA
IMPIANTO IDRICO - ANTINCENDIO DI PROGETTO

- Nicchia contatori
- Saracinesca con pozzetto mt 2.00x2.00x2.00h in corrispondenza degli incroci
- Saracinesca posta su tratti terminali
- Saracinesca di parzializzazione sulla rete di lottizzazione
- Nuova rete idrica di lottizzazione
- pozzetto con sfiato finale
- DN 160 tubazione in ghisa
- DN 63/90 tubazione in PEAD, PN 16 DN90/63
- DN 90 tubazione in ghisa
- Idrante sopra suolo
- tubo della rete idrica in oggetto

SEZIONE B
scala 1:50

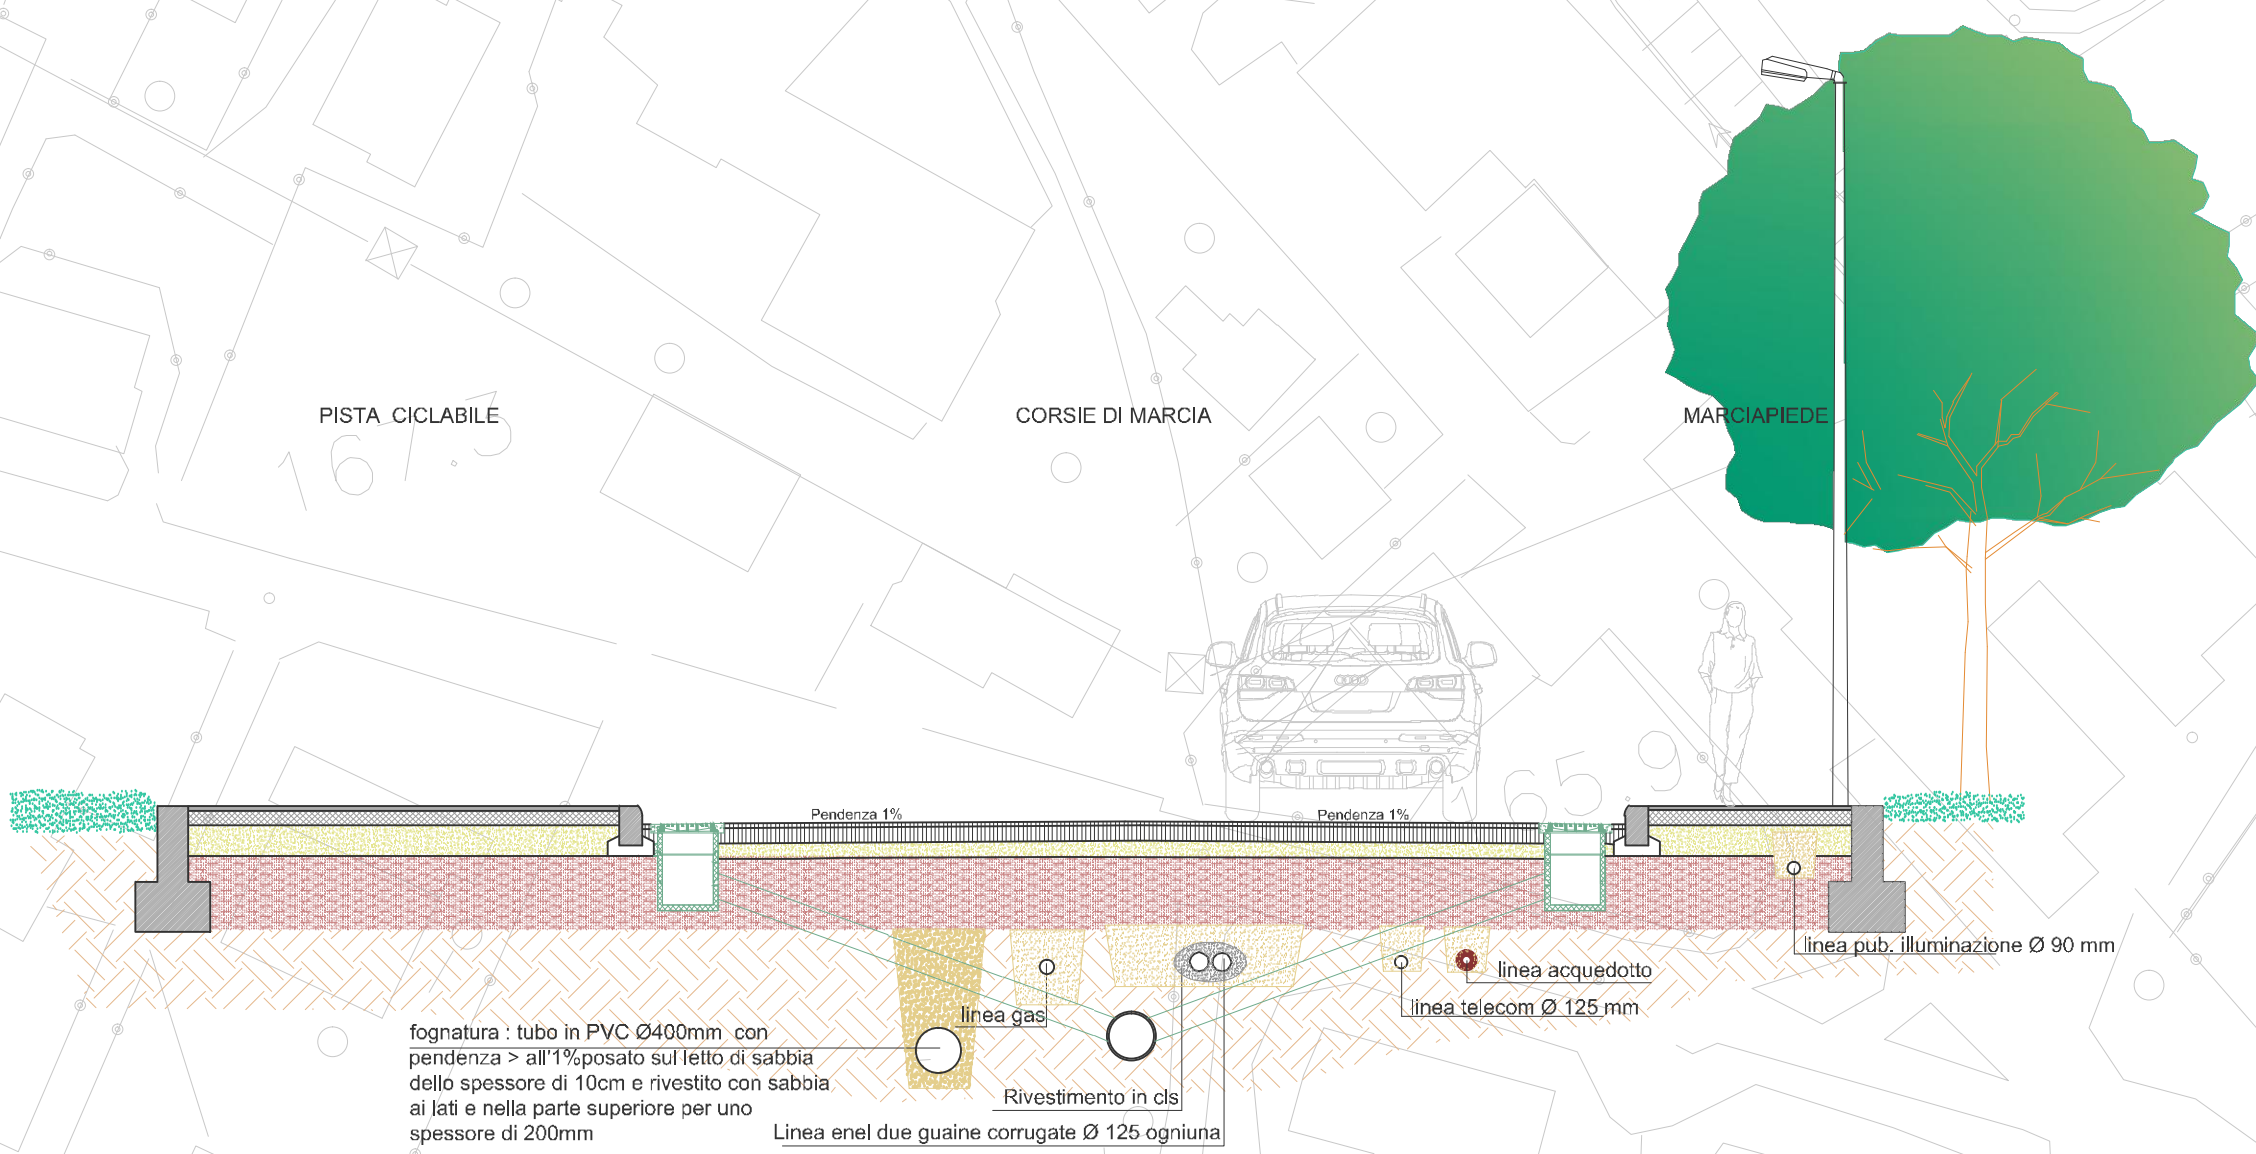

Studio Cavaleri
Arch. Alessandro Cavaleri

TAVOLA
15 di 20

Comune di Zugliano
Provincia di Vicenza

PIANO PARTICOLAREGGIATO DI INIZIATIVA PUBBLICA "ROZZOLA"
PROGETTO URBANISTICO - VARIANTE N°1 -

Planimetria linee acque di rete idrica e sezione

Scala 1:1000 - 1:50

Aprile 2015

IL PROGETTISTA

I COMMITTENTI

Via Monte Grappa, 20a
36016 Thiene (VI)
tel. 0445/381166 fax 0445/361460
alessandro.cavaleri@studio-cavaleri.it
P.IVA 03676290248
C.F. CVLLN74E236312