




LEGENDA

IMPIANTO ELETTRICO DI PROGETTO

- Predisposizione per allacciamento elettrico
- Pozzetto di transito per reti ENEL
- Predisposizione per rete elettrica ENEL di M.T e B.T. in doppia linea
- Predisposizione per rete ENEL di B.T
- Linea aerea esistente
- Linea da interrare
- Cabina elettrica di trasformazione
- Tubo linea enel in oggetto

SEZIONE B
scala 1:50

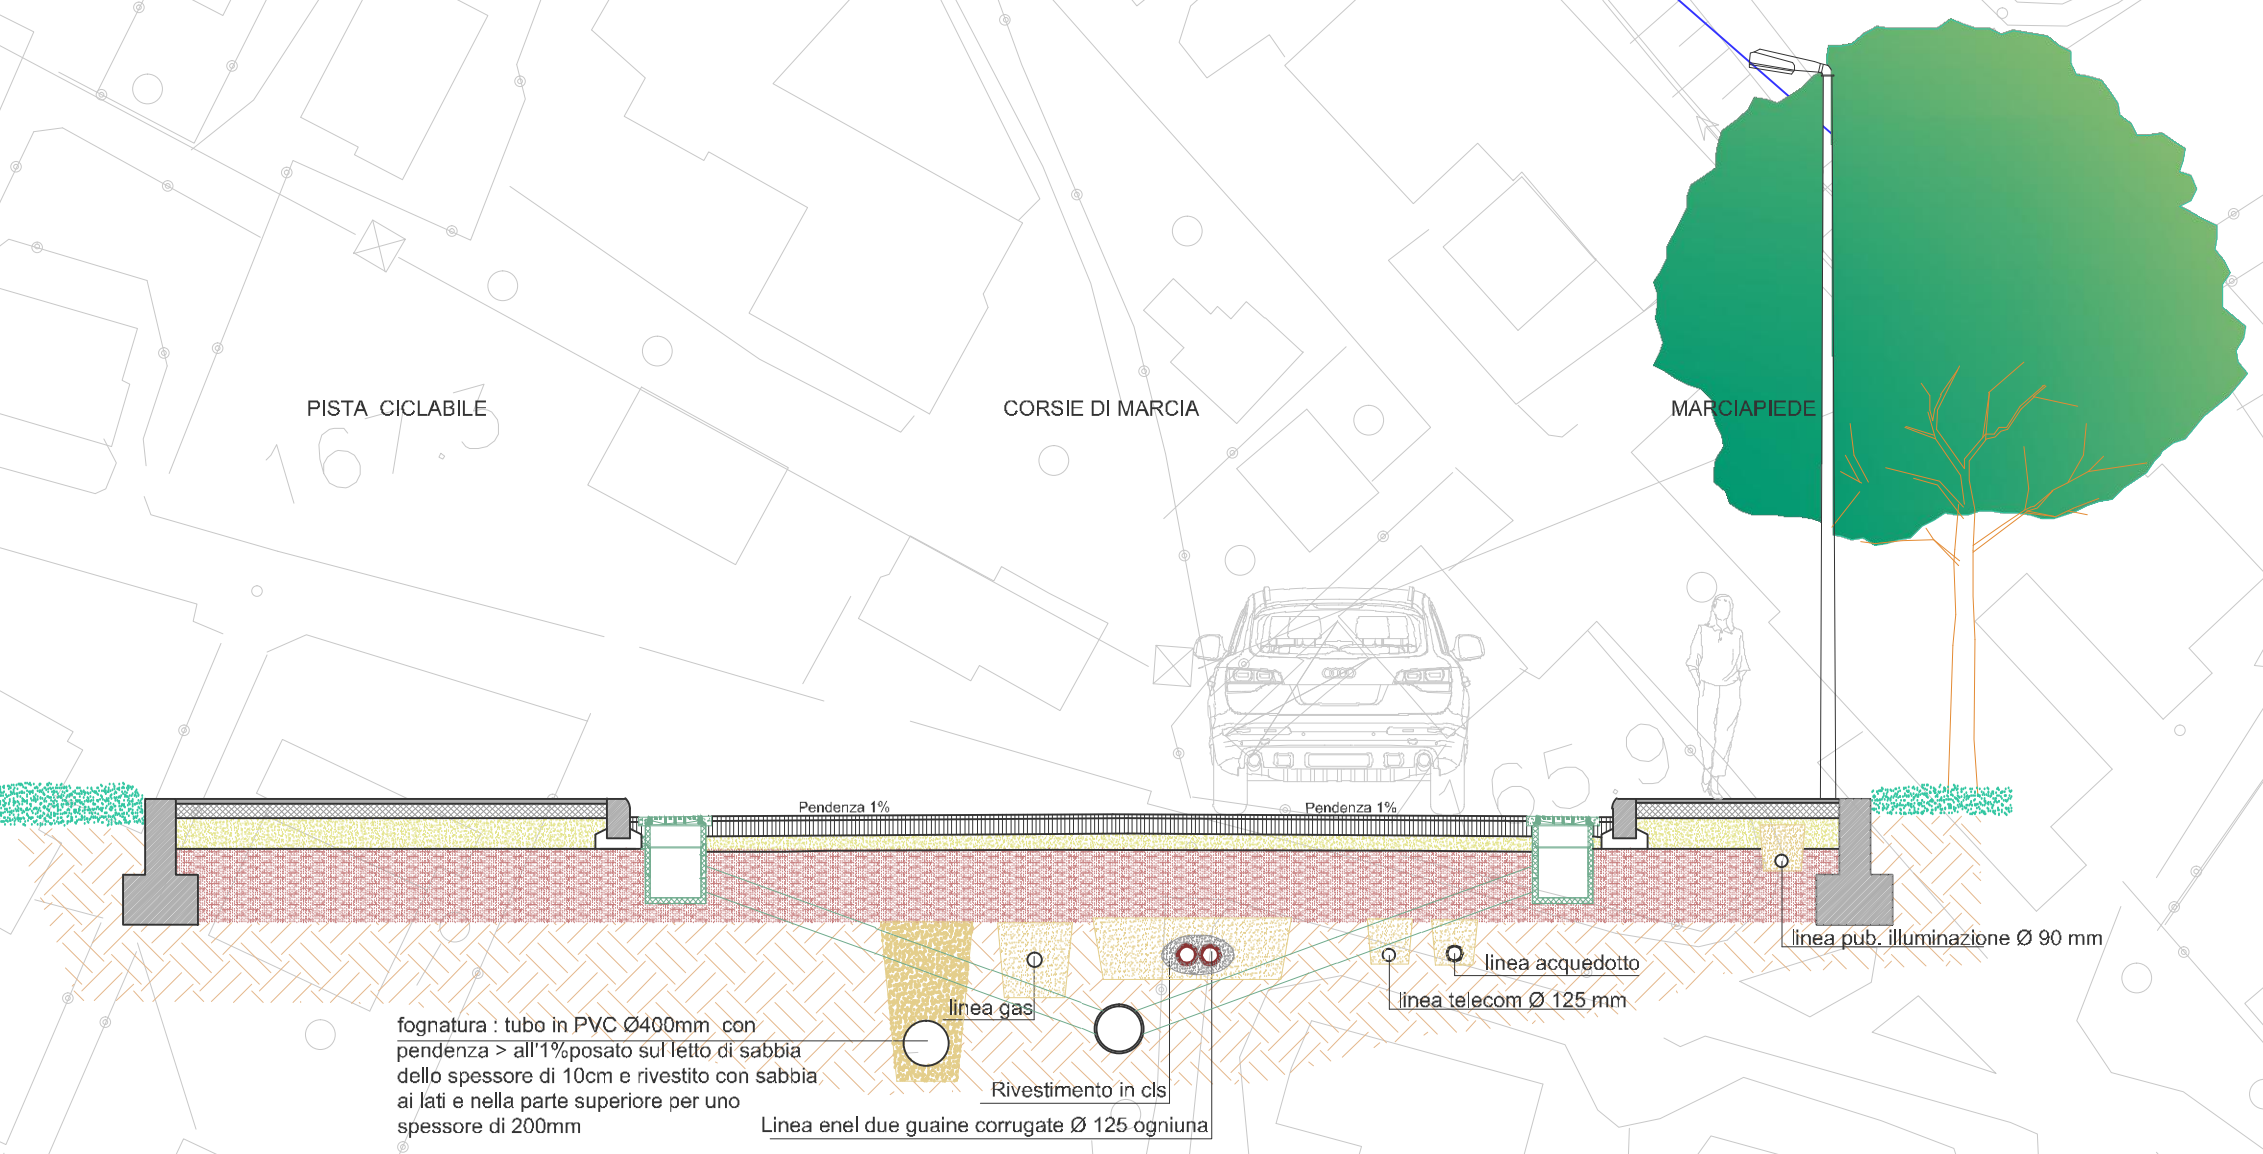

fognatura - tubo in PVC Ø400mm con pendenza = all'1% posato su letto di sabbia dello spessore di 10cm e rivestito con sabbia ai lati e nella parte superiore per uno spessore di 200mm

linea gas

Rivestimento in c/c

Linea enel due gaine corrugate Ø 125 ognuna

linea acquedotto

linea telecom Ø 125 mm

Linea pub. illuminazione Ø 90 mm

Studio Cavaleri
Arch. Alessandro Cavaleri

TAVOLA
18 di 20

Comune di Zugliano
Provincia di Vicenza

PIANO PARTICOLAREGGIATO DI INIZIATIVA PUBBLICA "ROZZOLA"
PROGETTO URBANISTICO - VARIANTE N°1 -

Planimetria delle linee enel

Scala 1:1000 - 1:50

Aprile 2015

IL PROGETTISTA

I COMMITTENTI

Via Monte Cappel, 20a
36016 Thiene (VI)
tel. 0445/261166 fax 0445/261469
alessandro.cavaleri@studio-cavaleri.it
P.IVA 0337202048
C.F. CVLLN46228631Z